


LEYENDA DE ELECTRICIDAD/ILUMINACIÓN	
	TOMA 20A (8mm²+T) INTERPERIE
	TOMA 25A (8mm²+T) INTERPERIE
	CUADRO ELÉCTRICO
	FAROLA BJC F-24815-HSN HM 150W
	ARMARIO DE REGULACIÓN DEL ALUMBRADO PÚBLICO
	LÍNEA DE ALIMENTACIÓN BAJO TUBO PVC Ø110 mm + TUBO VACÍO DE RESERVA PVC Ø110 mm.


LEYENDA DE FONTANERÍA	
	TUBERÍA DE AFS POLIETILENO
	TOMA DE AGUA FRÍA RACOR MANGUERA
	LLAVE DE CORTE
	ARMARIO DE REGULACIÓN DE LA RED DE GOTEO
	ELECTROVÁLVULAS
	RED DE RIEGO POR GOTEO
	LLAVE DE CORTE EN ARQUETA

FRONTÓN. COTAS. INSTALACIÓN ILUMINACIÓN/FONTANERÍA/RIEGO
PLANTA E 1/100


NOTAS
 - Superficie pista frontón: 435 m²
 - Superficie paredes frontón: 601,80 m²
 - Superficie gradas: 220 m²

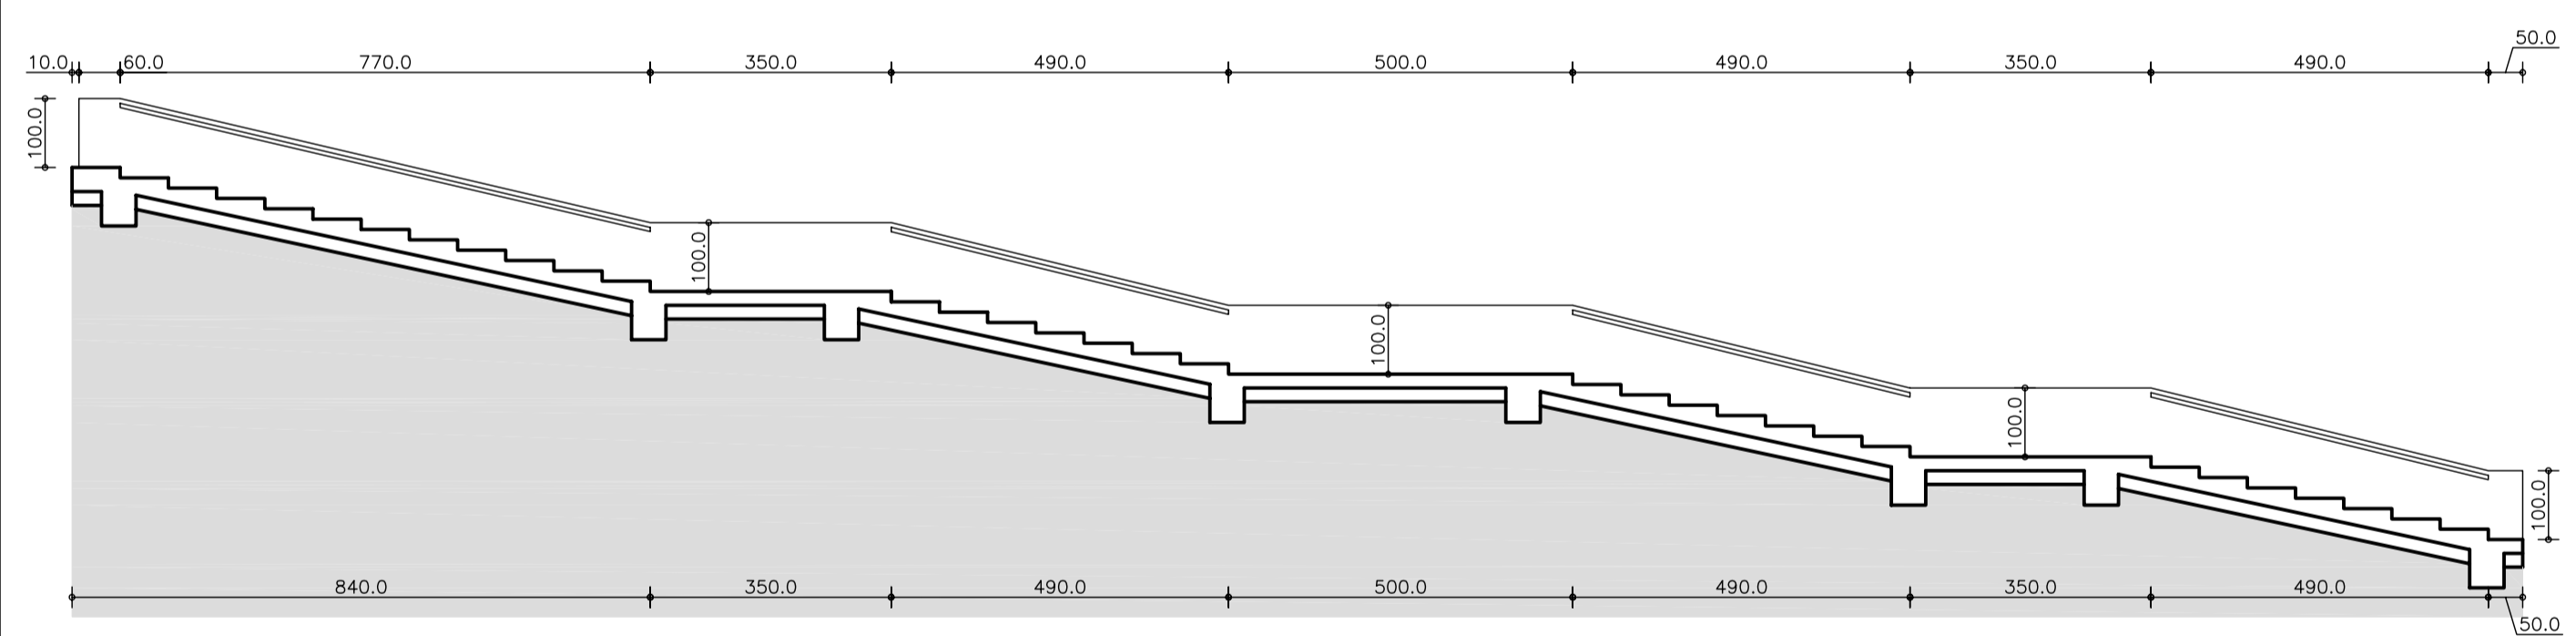


GRADAS DEL FRONTÓN
SECCIÓN A-A' E 1/100

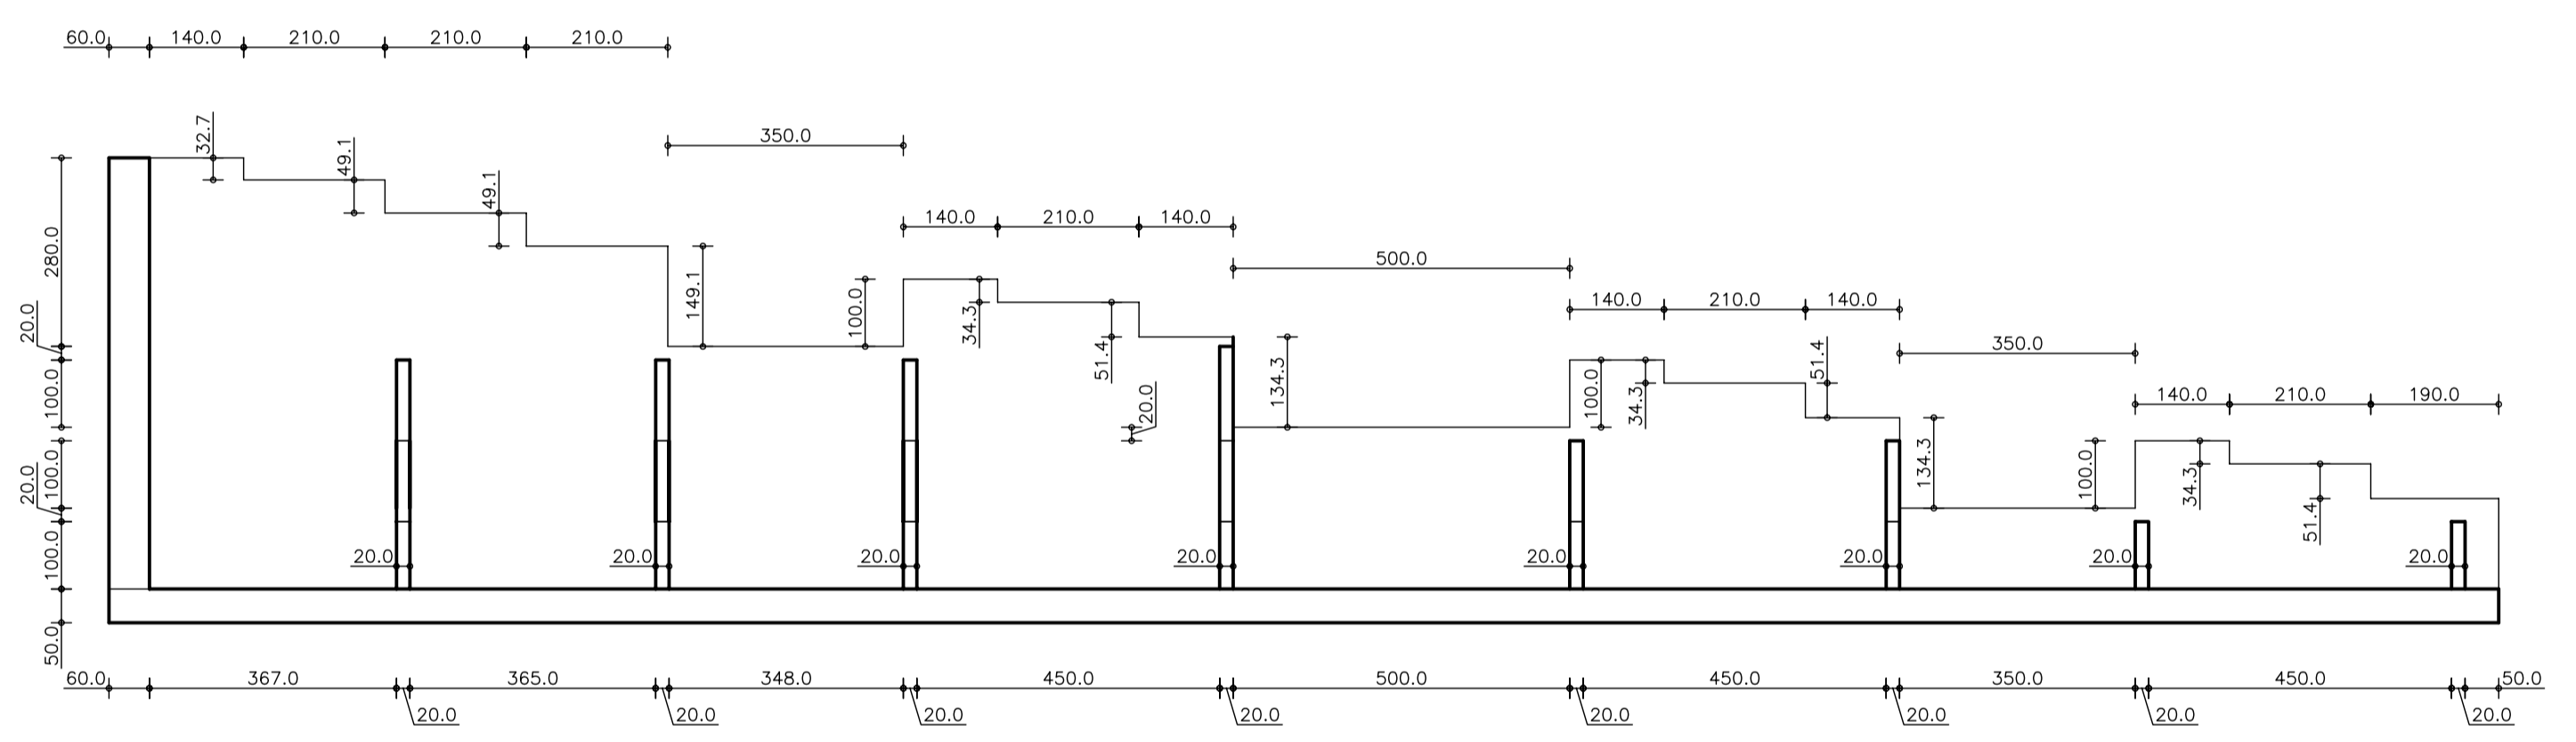

FRONTÓN. COSTILLAS GRADAS
ALZADO E 1/100

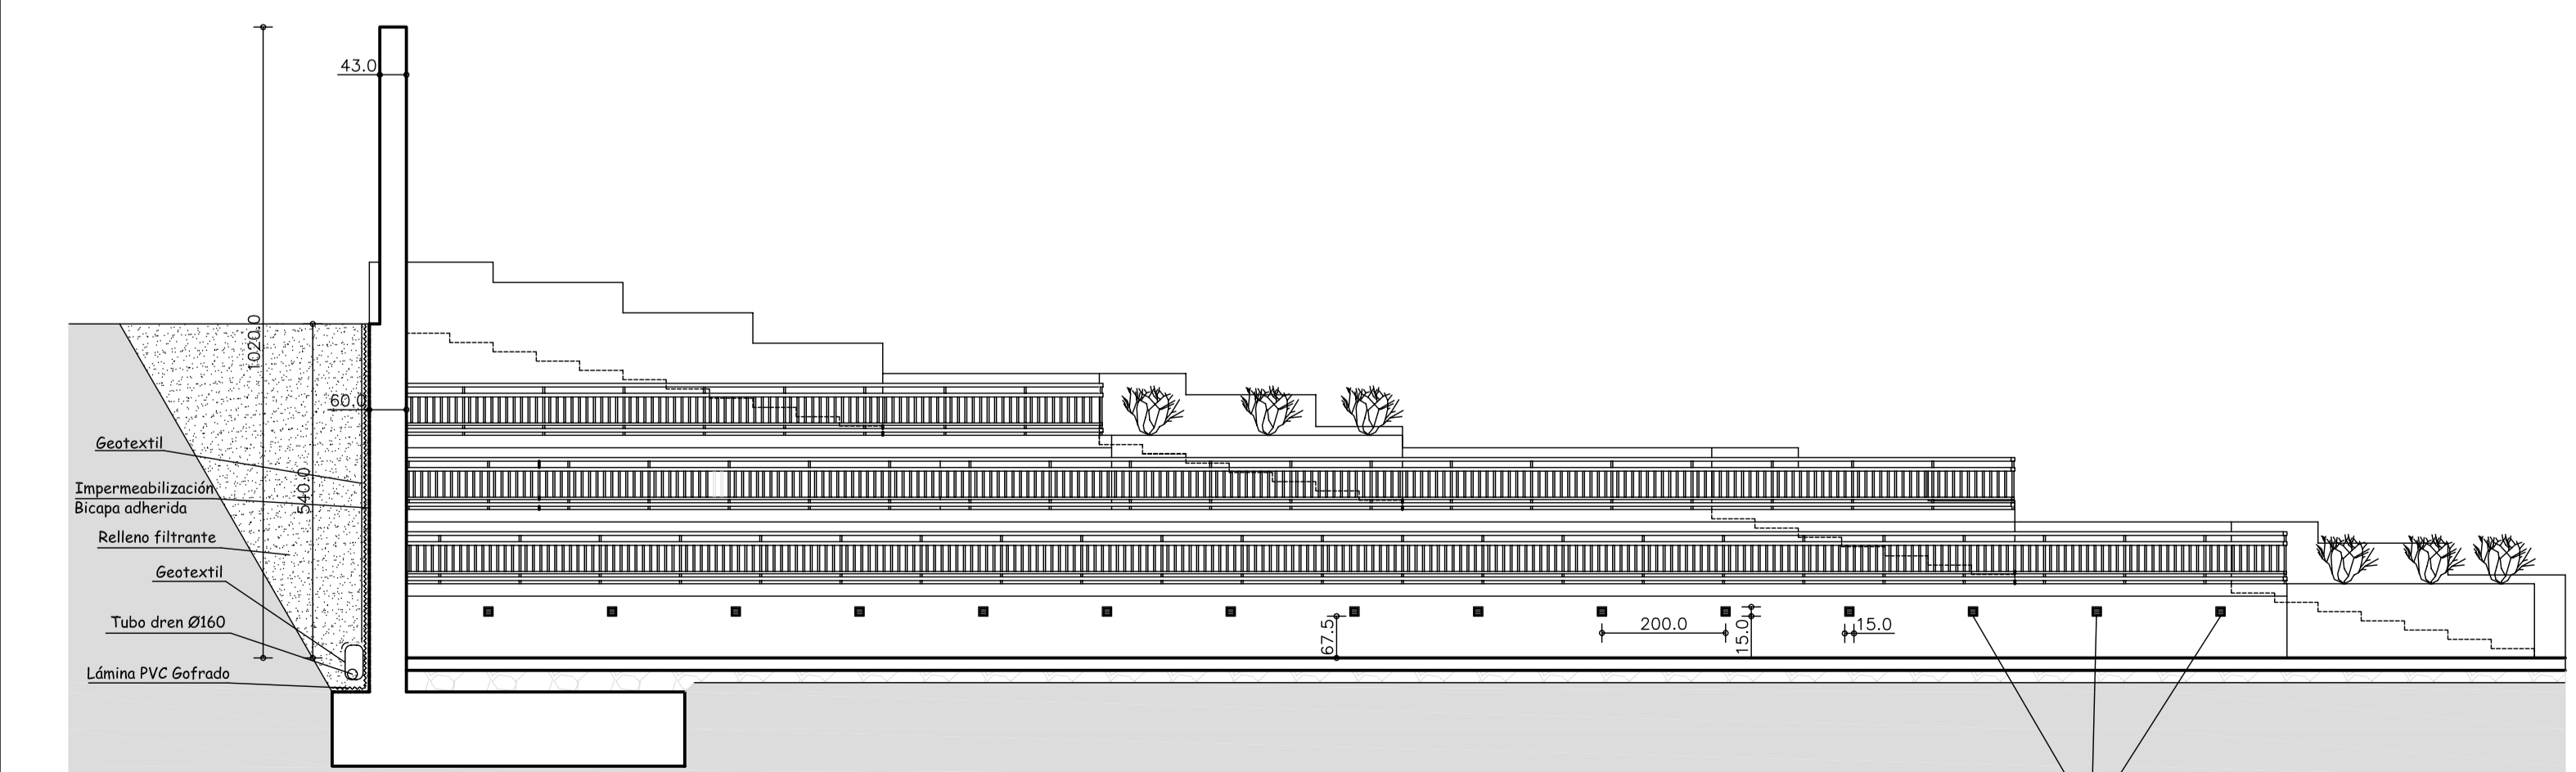

GRADAS DEL FRONTÓN
SECCIÓN B-B' E 1/100

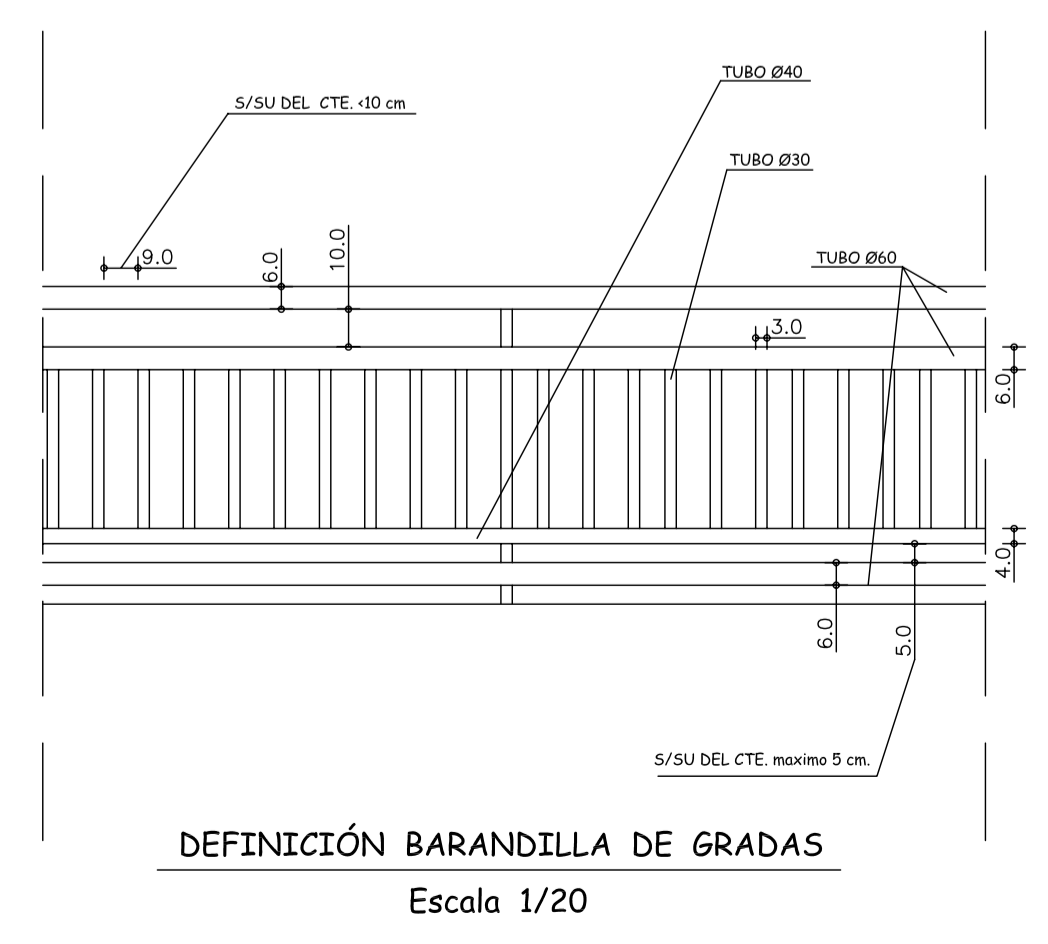

DEFINICIÓN BARANDILLA DE GRADAS
Escala 1/20

CORRECCIÓN	FECHA	ANULA A	DESCRIPCIÓN
5			
4			
3			
2			
1			

PROYECTO EJECUCIÓN		POLIDEPORTIVO ANDRÉS TORREJÓN MEJORA Y AMPLIACIÓN DE PISTAS EXTERIORES AVENIDA DE LOS DEPORTES S/N MOSTOLES - MADRID	
PLANO		PLANO Nº	10.1
EL ARQUITECTO		LA PROPIEDAD	
DIBUJADO	REVISADO	FECHA	ESCALAS
AVD		JULIO 2014	1 / 100

